


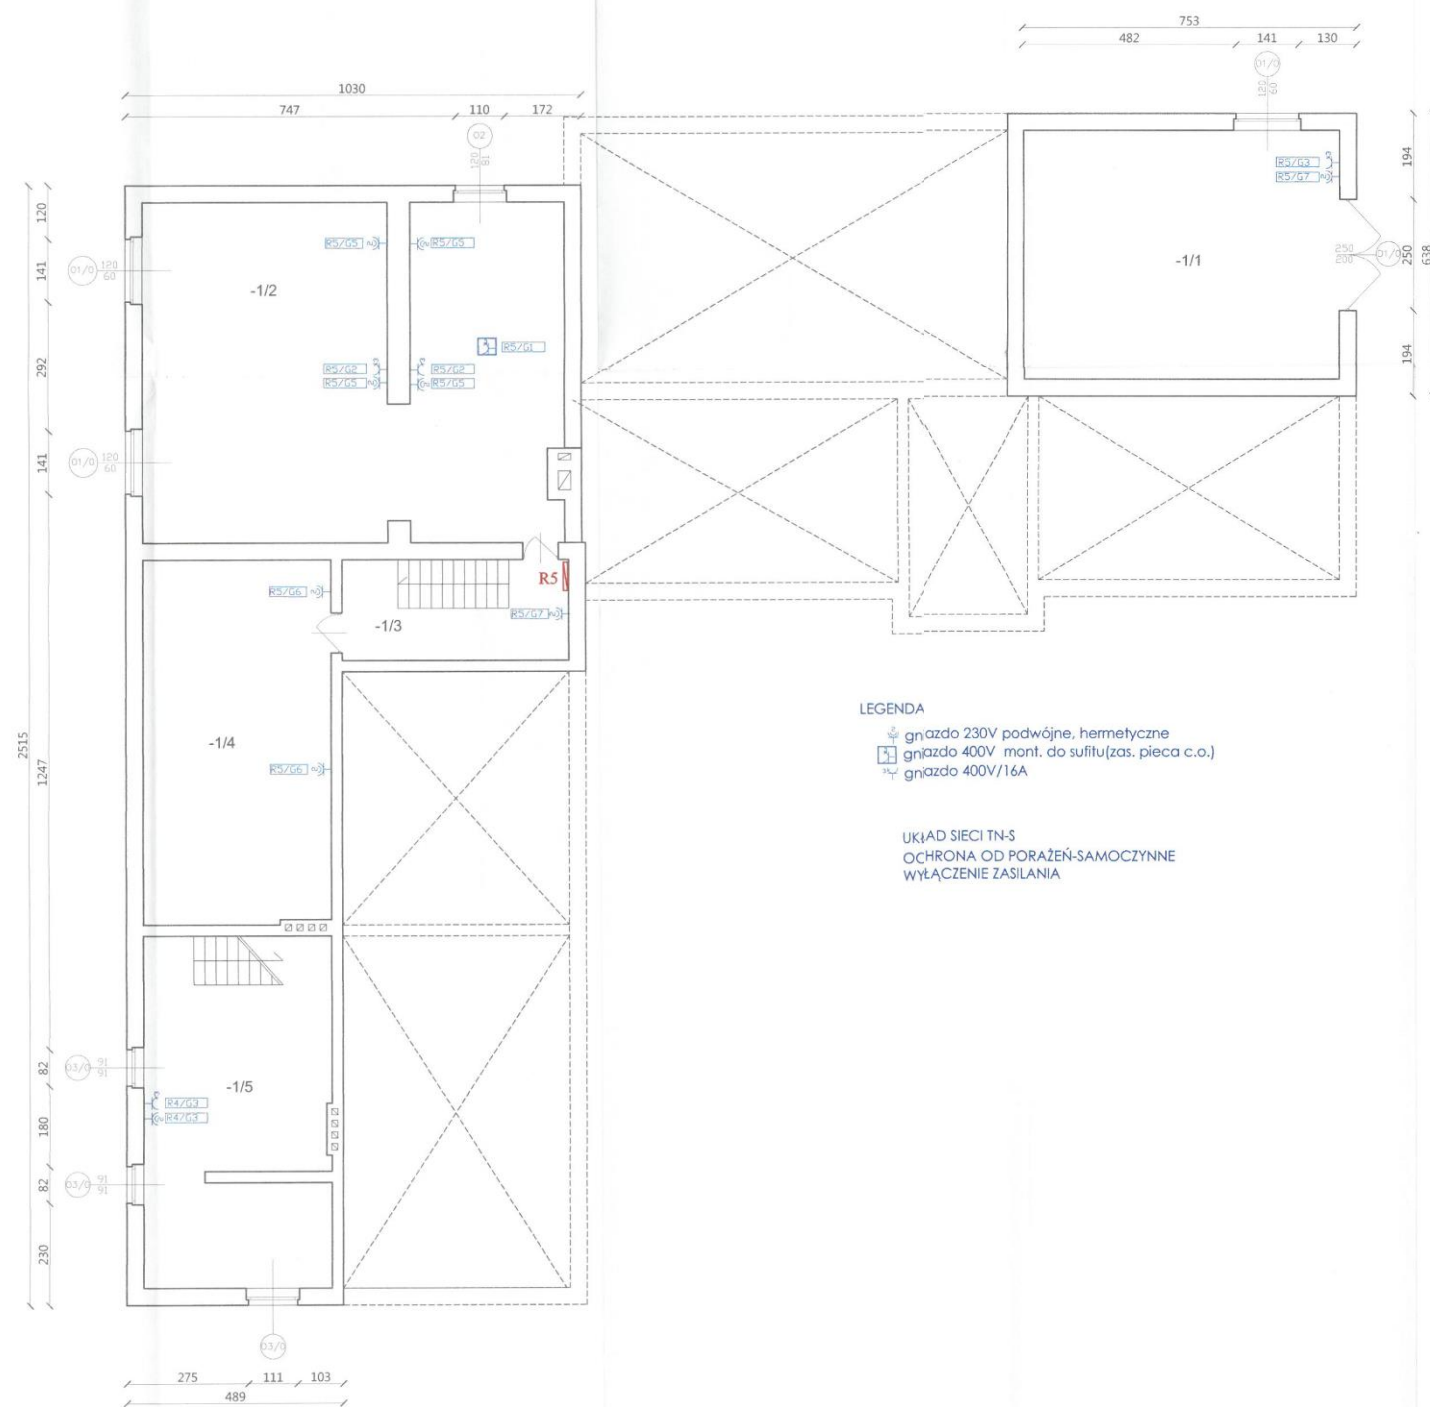

LEGENDA
• gniazdo 230V podwójne, hermetyczne
• gniazdo 400V mont. do sufitu (zas. pieca c.o.)
• gniazdo 400V/16A

UKŁAD SIECI TN-S
OCHRONA OD PORAŻEŃ-SAMOCZYNNE
WYŁĄCZENIE ZASILANIA

Zestawienie pomieszczeń		
L.P.	Nazwa pomieszczenia	Powierzchnia [m²]
-1/1	piwnica	38,76
-1/2	kotłownia	69,12
-1/3	klatka schodowa	11,59
-1/4	piwnica	32,96
-1/5	piwnica	32,76
Razem:		185,19

Inwestycja:	Modernizacja instalacji elektrycznej w budynku Urzędu Gminy Orchowo		Brutto: Elektryka	Skala: 1:100
Planacja:	Imię i nazwisko:	Pozycja:	Inwestor:	Adres:
Projektował:	Krzysztof Kowalski		Gmina Orchowo ul. Kwiecieńska 6 62-436 Orchowo woj. wielkopolskie	Budynek Urzędu Gminy ul. Kwiecieńska 6 62-436 Orchowo woj. wielkopolskie
Kreślił:	Robert Antczak		Data opracowania: 2017-09	
Opracował:			Rodzaj projektu: PROJEKT WYKONAWCZY	
			Temat: Instalacja gniazd wtyczkowych - rzut piwnic	
				Nr rysunku: E-03