


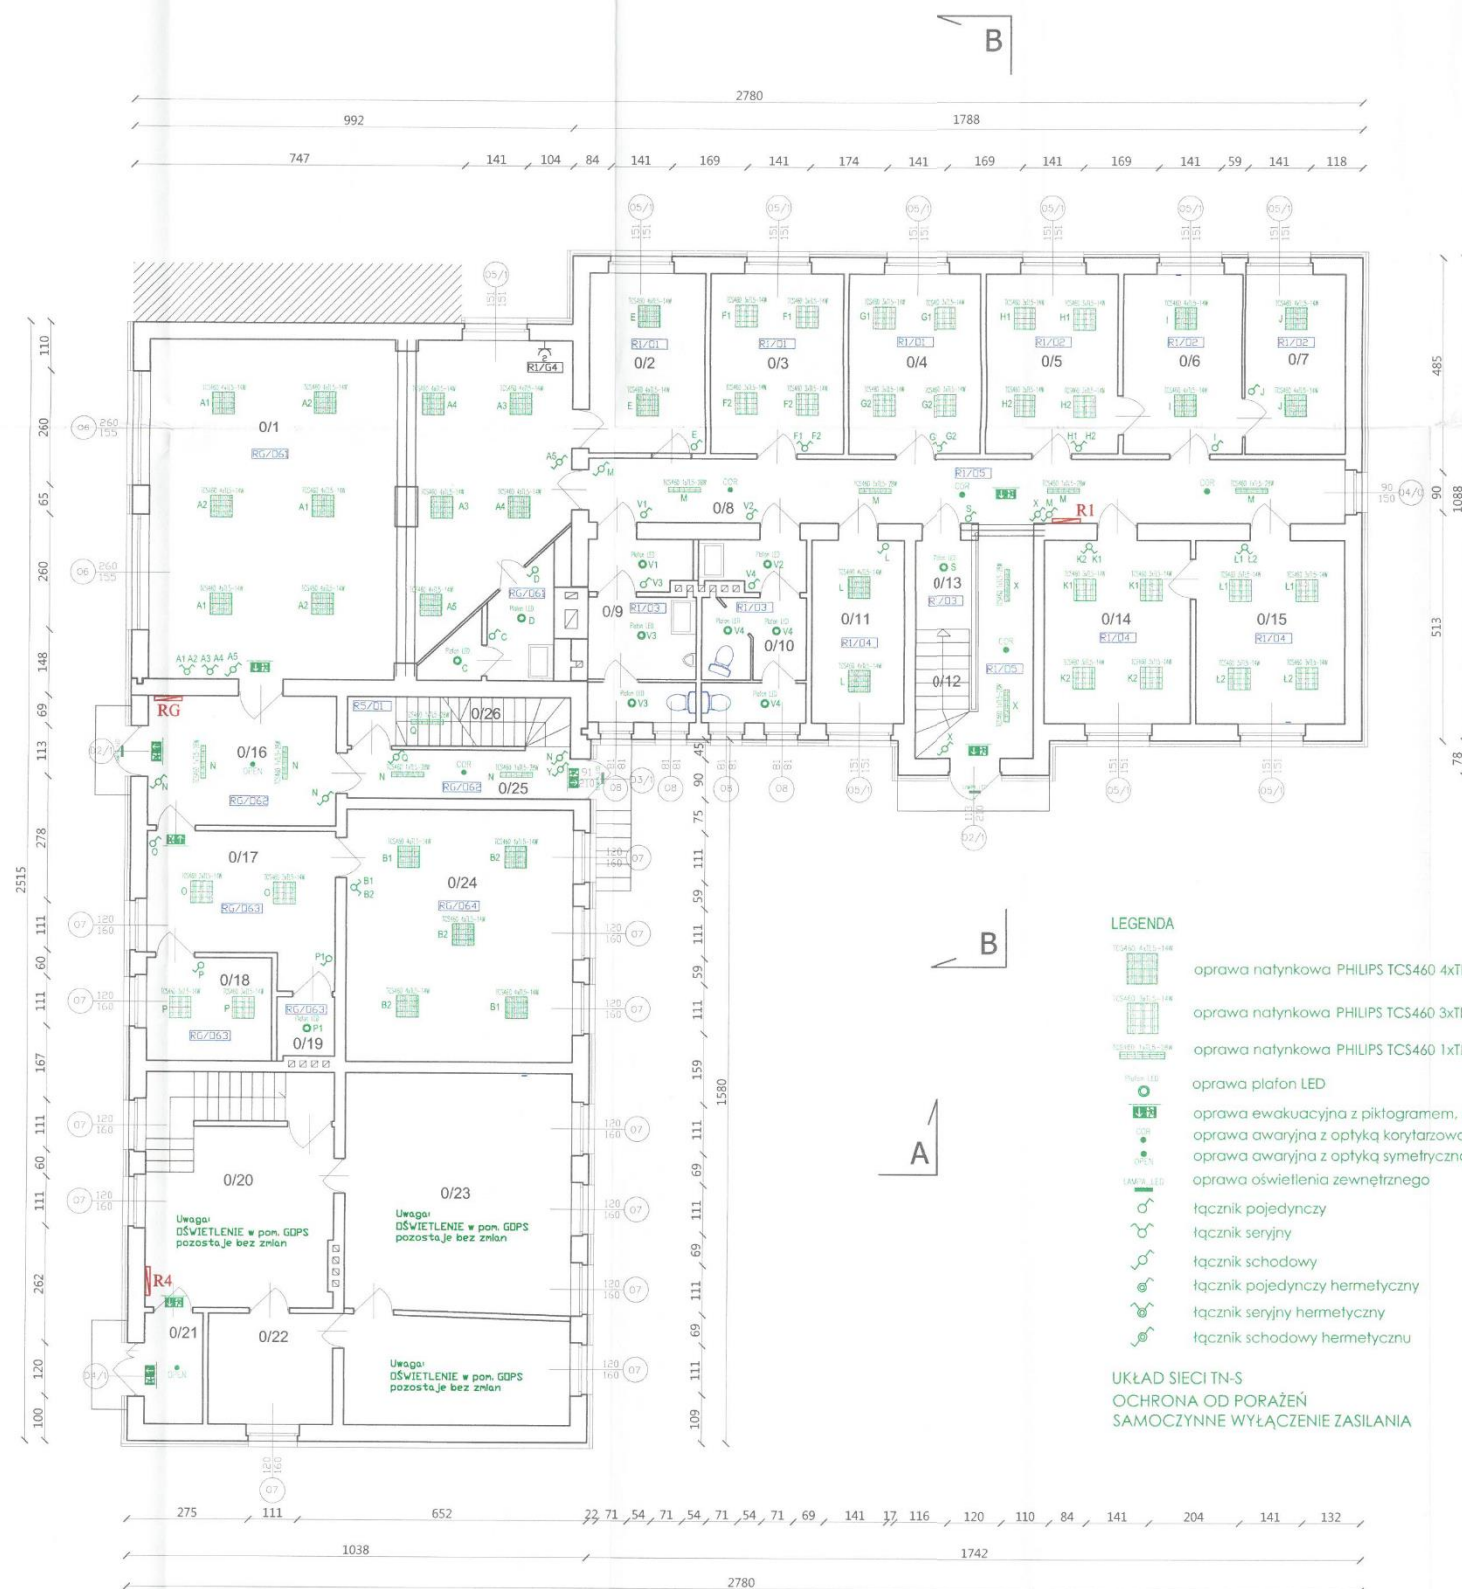

Zestawienie pomieszczeń		
L.P.	Nazwa pomieszczenia	Powierzchnia [m ²]
0/1	pokój biurowy	71,00
0/2	pokój biurowy	10,73
0/3	pokój biurowy	12,19
0/4	pokój biurowy	12,19
0/5	pokój biurowy	12,19
0/6	pokój biurowy	10,90
0/7	pokój biurowy	9,18
0/8	korytarz	32,03
0/9	wc m.	9,62
0/10	wc d.	9,28
0/11	pokój biurowy	8,61
0/12	klatka schodowa	6,20
0/13	pom. gospodarcze	2,20
0/14	urząd stanu cywilnego	13,60
0/15	archiwum	13,81
0/16	przedsionek	12,35
0/17	korytarz	12,74
0/18	pom. administracyjne	6,59
0/19	WC	1,73
0/20	pokój biurowy	22,04
0/21	przedsionek	3,35
0/22	pokój biurowy	7,00
0/23	pokój biurowy	40,40
0/24	sala ślubów	28,95
0/25	przedsionek	2,45
0/26	klatka schodowa	5,50
Razem:		376,83

RZECZPODZIAŁOWA DS. ZABEZPIECZEN
PRZECIWPORAŻENIOWYCH
mgr inż. Andrzej Włoskiński
ul. 3 Maja 10/1
62-436 Orzechów
woj. wielkopolskie
Zgodność projektu z wymaganiami
dotyczącymi ochrony przeciwpożarowej
i bezpieczeństwa
bez uwag

Investycja:	Modernizacja instalacji elektrycznej w budynku Urzędu Gminy Orzechów	branża: Elektryka	Skala: 1:100
Funkcja:	Imię i nazwisko:	Investor: Gmina Orzechów ul. Kościuszki 6 62-436 Orzechów woj. wielkopolskie	Adres: Budynek Urzędu Gminy ul. Kościuszki 6 62-436 Orzechów woj. wielkopolskie
Projektował:	Krzysztof Kowalski	Data opracowania: 2017-09	
Kreślił:	Robert Anczak	Rodzaj projektu: PROJEKT WYKONAWCZY	
		Temat: Instalacja oświetlenia - rzut parteru	
		Nr rysunku: E-04	